


RZUT I PIĘTRA

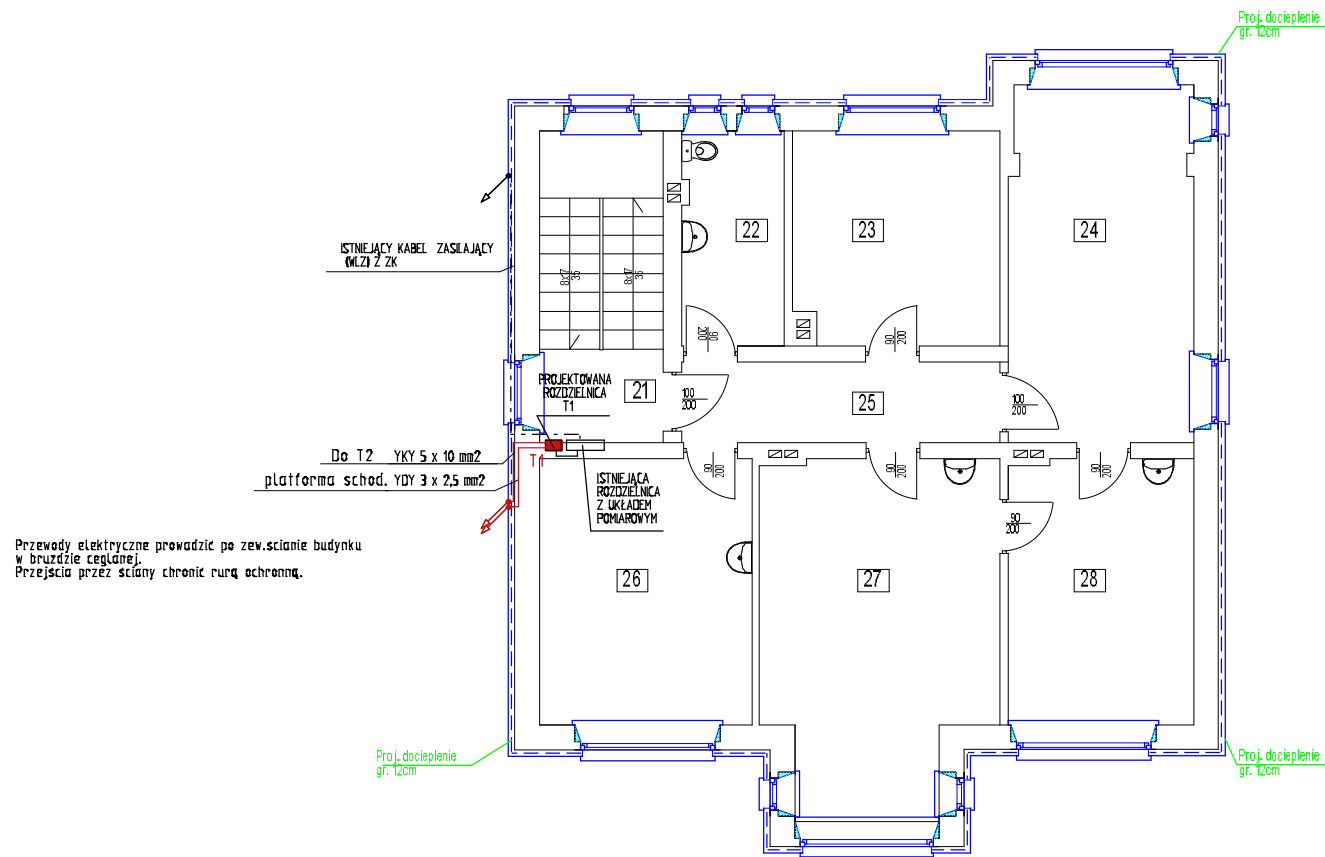

21	KLATKA SCHODOWA	13,34 m	2	TERAKOTA
22	WC	7,53 m	2	TERAKOTA
23	GABINET	15,11 m	2	PCV
24	POCZTAŁOWNIA	22,86 m	2	PCV
25	KORYTARZ	8,97 m	2	PCV
26	GABINET	18,90 m	2	PCV
27	GABINET	28,94 m	2	PCV
28	GABINET	16,98 m	2	PCV

Z.U.T.B. "MAK-TECH" s.c. A.Mekas, W.Wilk ul. Stowackiego 9 Kamieńna Góra	PROJEKT BUDOWLANY			
	Inwestycja	PRZEBUDOWA, TERMOMODERNIZACJA, BUDYNKU OŚRODKA ZDROWIA W CHEŁMSKU ŚLĄSKIM PRZY UL. LUBAWSKIEJ NR 26, NA DZIAŁCE NR 35, OBRĘB CHEŁMSKO ŚLĄSKIE		
	Inwestor	Samodzielny Publiczny Zakład Opieki Zdrowotnej w Lubawce ul. Kosciuszki 19, 56-420 Lubawka		
	Adres inwestycji	Chełmsko Śląskie, ul. Lubawska nr 26, dz. nr 35		
	Branża	ELEKTRYCZNA	Podpis	RYS. nr 3E SKALA 1:100 Data: SIERPIEŃ 2012
	Projektant	mgr inż. Mieczysław Nowak upr. 300/DOS/08		
	Nazwa rysunku		RZUT I PIĘTRA - INSTALACJA ELEKTRYCZNA	