


RZUT I PIĘTRA

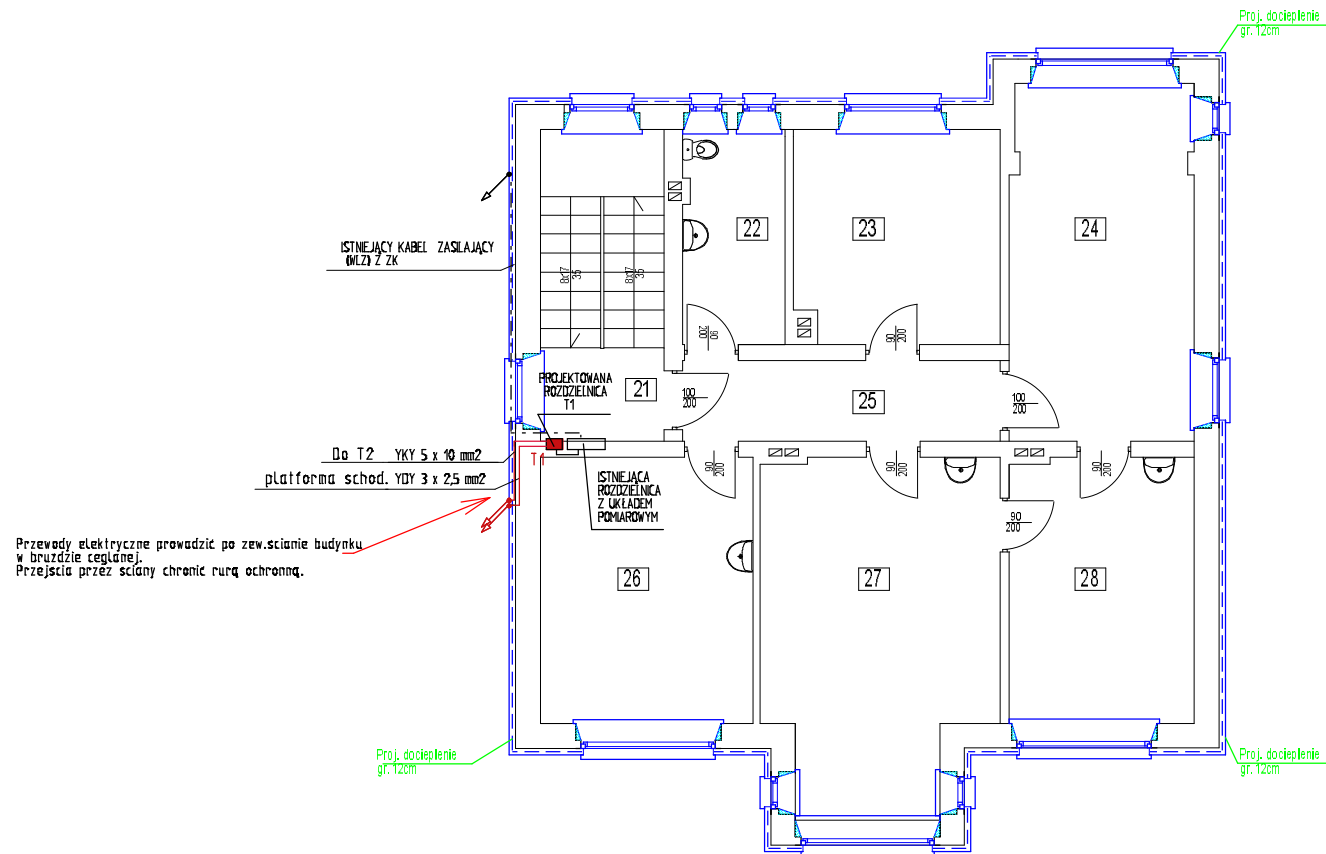

21	KŁATKA SCHODOWA	13,34 m ²	2	TERAKOTA
22	WC	7,53 m ²	2	TERAKOTA
23	GABINET	15,11 m ²	2	PCV
24	POCZEKALNIA	23,85 m ²	2	PCV
25	KORYTARZ	8,87 m ²	2	PCV
26	GABINET	19,60 m ²	2	PCV
27	GABINET	28,64 m ²	2	PCV
28	GABINET	16,88 m ²	2	PCV

Z.U.T.B. "MAK-TECH" s.c. A. Makas, W. Wikł ul. Słowackiego 9 Kamieńna Góra	PROJEKT WYKONAWCZY			
	Inwestycja	PRZEBUDOWA, TERMOMODERNIZACJA, BUDYNKU OŚRODKA ZDROWIA W CHEŁMSKU ŚLĄSKIM PRZY UL. LUBAWSKIEJ NR 26, NA DZIAŁCE NR 35, OBRĘB CHEŁMSKO ŚLĄSKIE		
	Inwestor	Samodzielny Publiczny Zakład Opieki Zdrowotnej w Lubawce ul. Kościuszki 19, 68-420 Lubawka		
	Adres inwestycji	Chełmsko Śląskie, ul. Lubawska nr 26, dz. nr 35		
	Branża	ELEKTRYCZNA	Podpis	RYS. nr 3E
	Projektant	mgr inż. Mieczysław Nowak upr. 300/DOS/08		
	Nazwa rysunku		RZUT I PIĘTRA - INSTALACJA ELEKTRYCZNA	
				SKALA 1:100
			Data SIERPIEŃ 2012	