


**JARKOWICE**  
**1:1000**

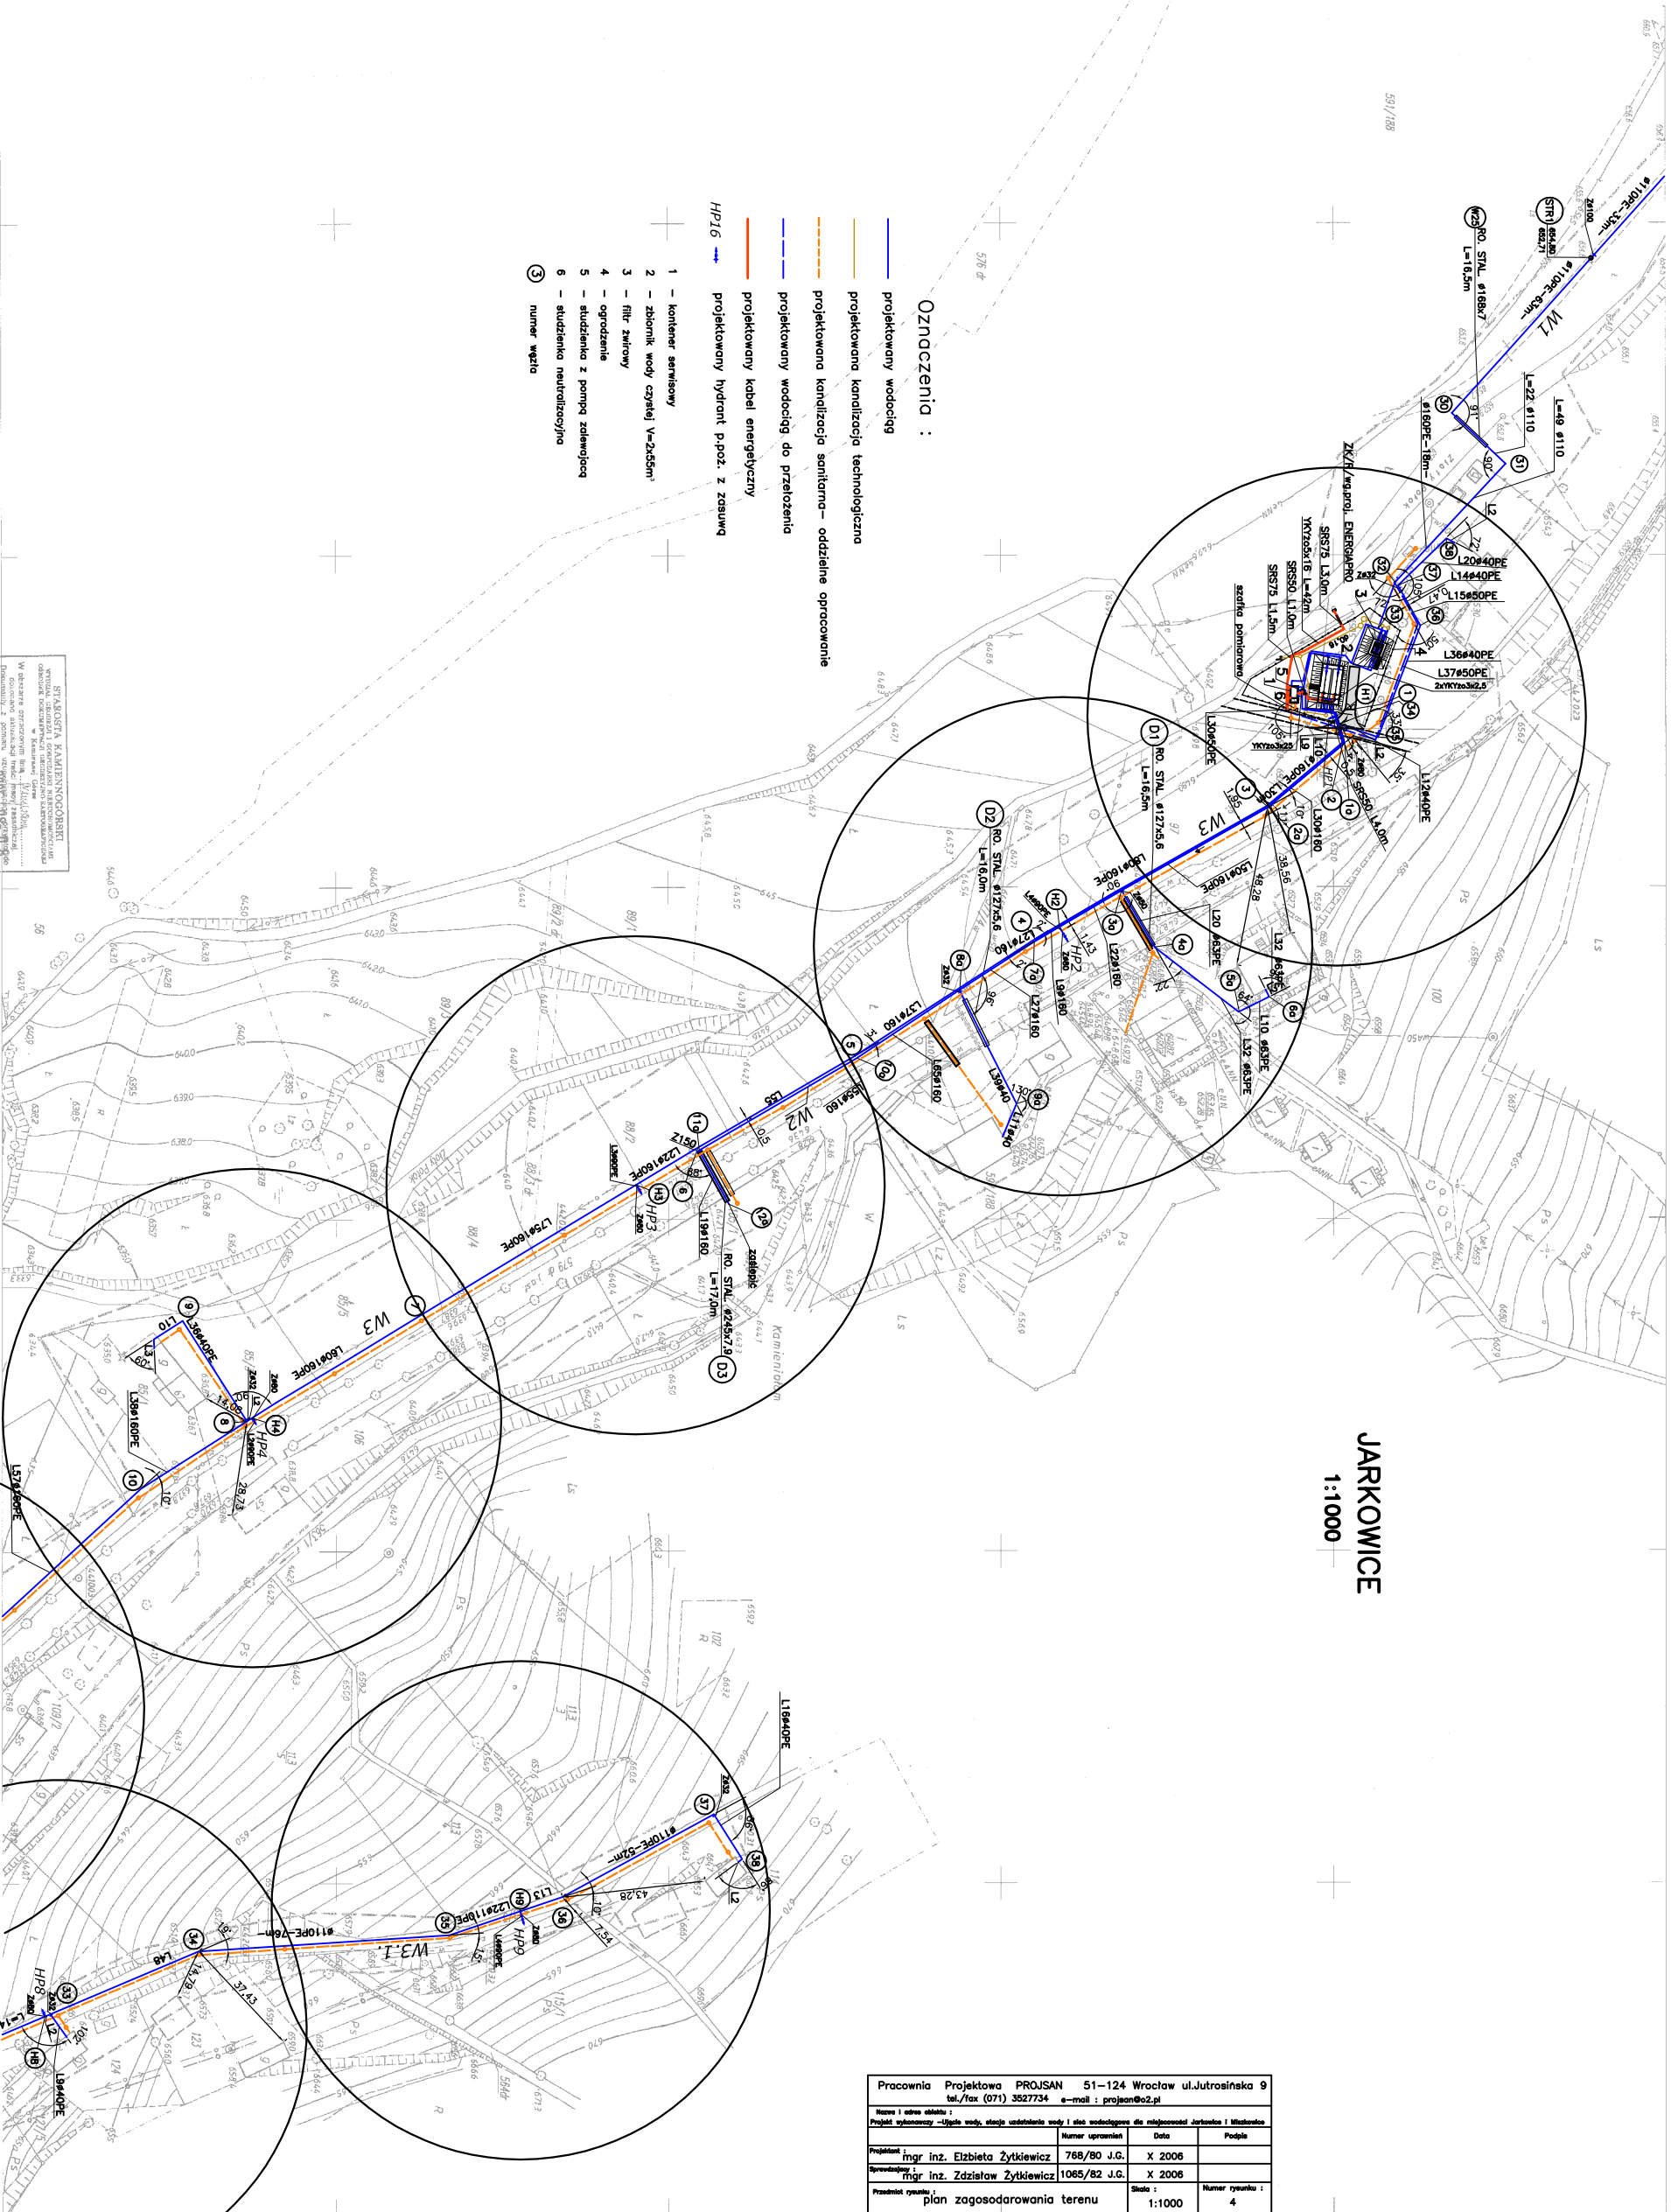

Pracownia Projektowa PROJSAN 51-124 Wrocław ul.Jutrzońska 9 tel./fax (071) 3527734 e-mail: <a href="mailto:pracownia@proj2.pl">pracownia@proj2.pl</a>			
Nazwa i adres obiektu: Pracownia wykonawcy - Ujęcie wody, stacja uzdatniania wody - stacja wodociągowa dla miejscowości Jarosław i Włodzisław			
Numer umieszczenia		Data	Podpis
mgr inż. Elżbieta Żytwickiej		768/80 J.G. X 2006	
mgr inż. Zdzisław Żytwickiej		1065/82 J.G. X 2006	
Pracownik rysunku: plan zagospodarowania terenu		Skala: 1:1000	Numer rysunku: 4

Nie wiadomo, czy istnienie w hierarchii instytucji nie wyrażonych na mapie struktury, formalnej, które nie były zobowiązane do interakcji w ramach określonych dróg, jest znaczące.

**MIEMEN** ul.uci 6103471918  
Jarosław C. Niemcewowski  
53-56 Wrocław ul. Lwowska 25/8  
t.854-253-34-85 k.legum 3305755333  
t.854-0713 337 5000 k.legum 0 803 234 5500